


2 Strassenentwässerung	
2.1 Schlamm-sammler NW 600	Erstellt: Juli 2017
2.1.1 Typ 1 im Trottoir mit Rinne 5t	Massstab 1:10

Tiefbau
Infrastruktur


min. 3
50
1.50
85
8

Schachtabdeckung von Roll
Fig 2563 5t D= 50cm


ACO Swissdrain SD 100 D400 komplett mit Rost,
BL 100cm, BH 20cm mit Stirnwand geschlossen
oder BGS SYSTEM MAXI 100 Basiselement,
BL 100cm, BH 21cm mit Stirnwand geschlossen

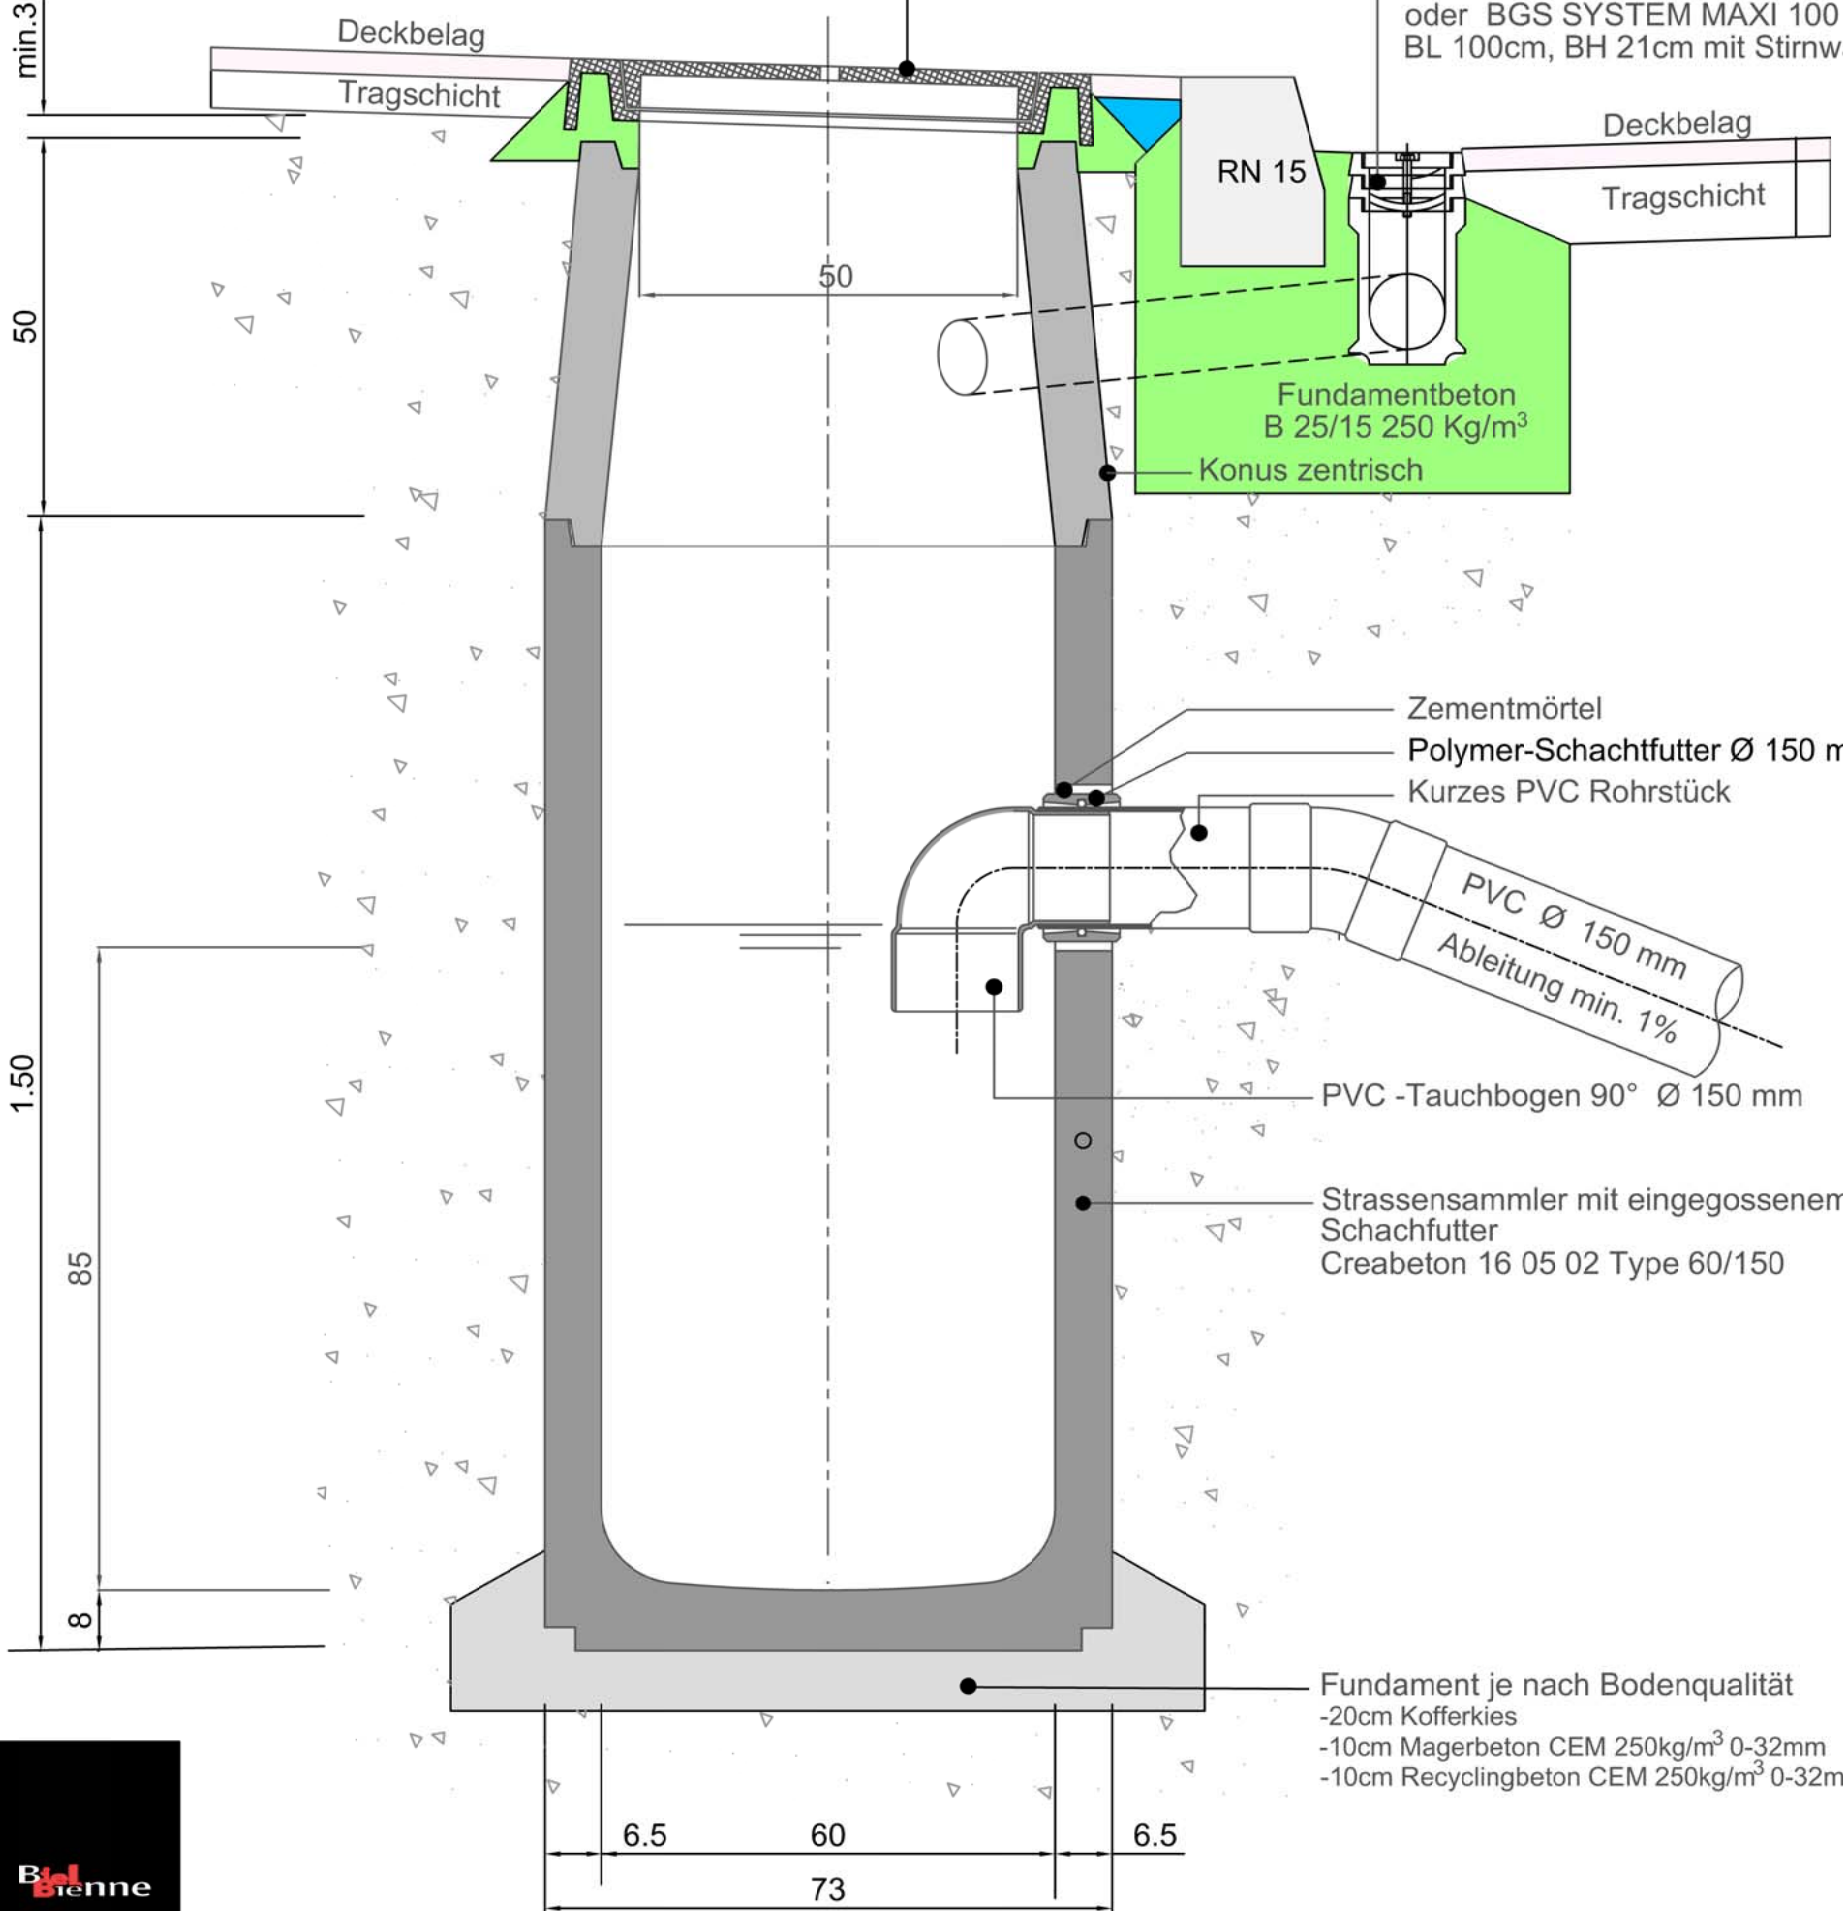

Schnitt B-B

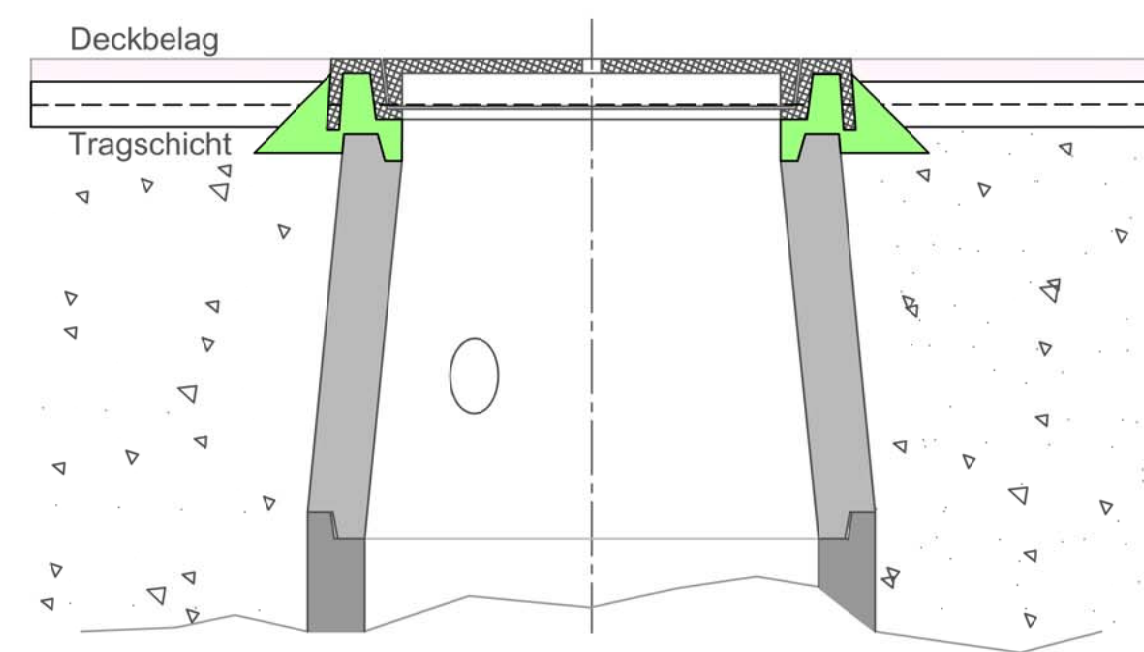

Grundriss

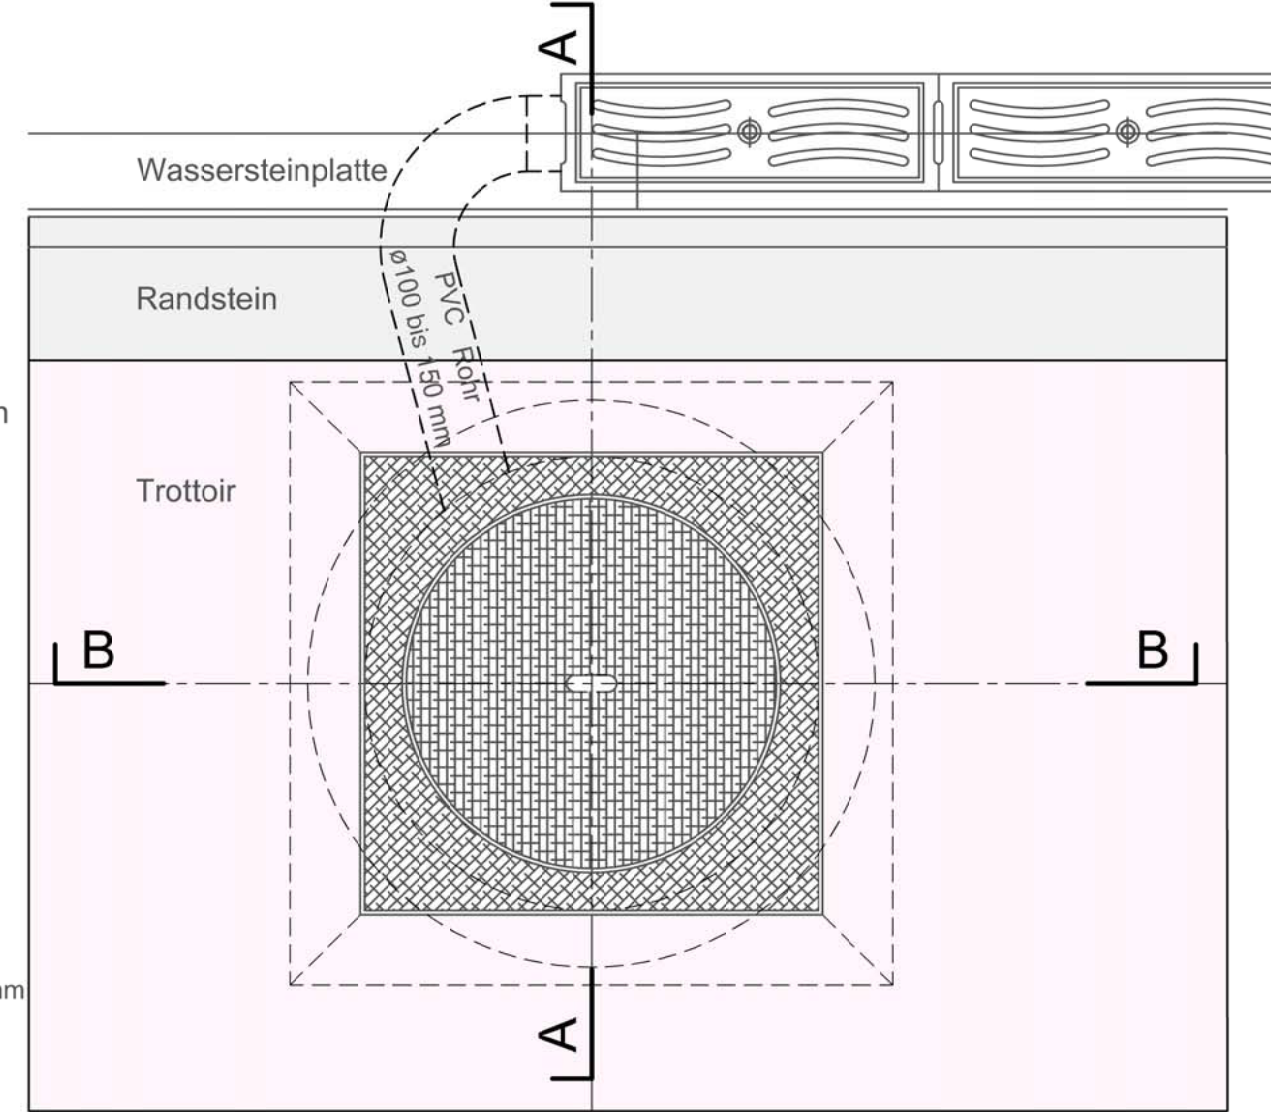

Fundament je nach Bodenqualität
-20cm Kofferkies
-10cm Magerbeton CEM 250kg/m³ 0-32mm
-10cm Recyclingbeton CEM 250kg/m³ 0-32mm